


Lageplan

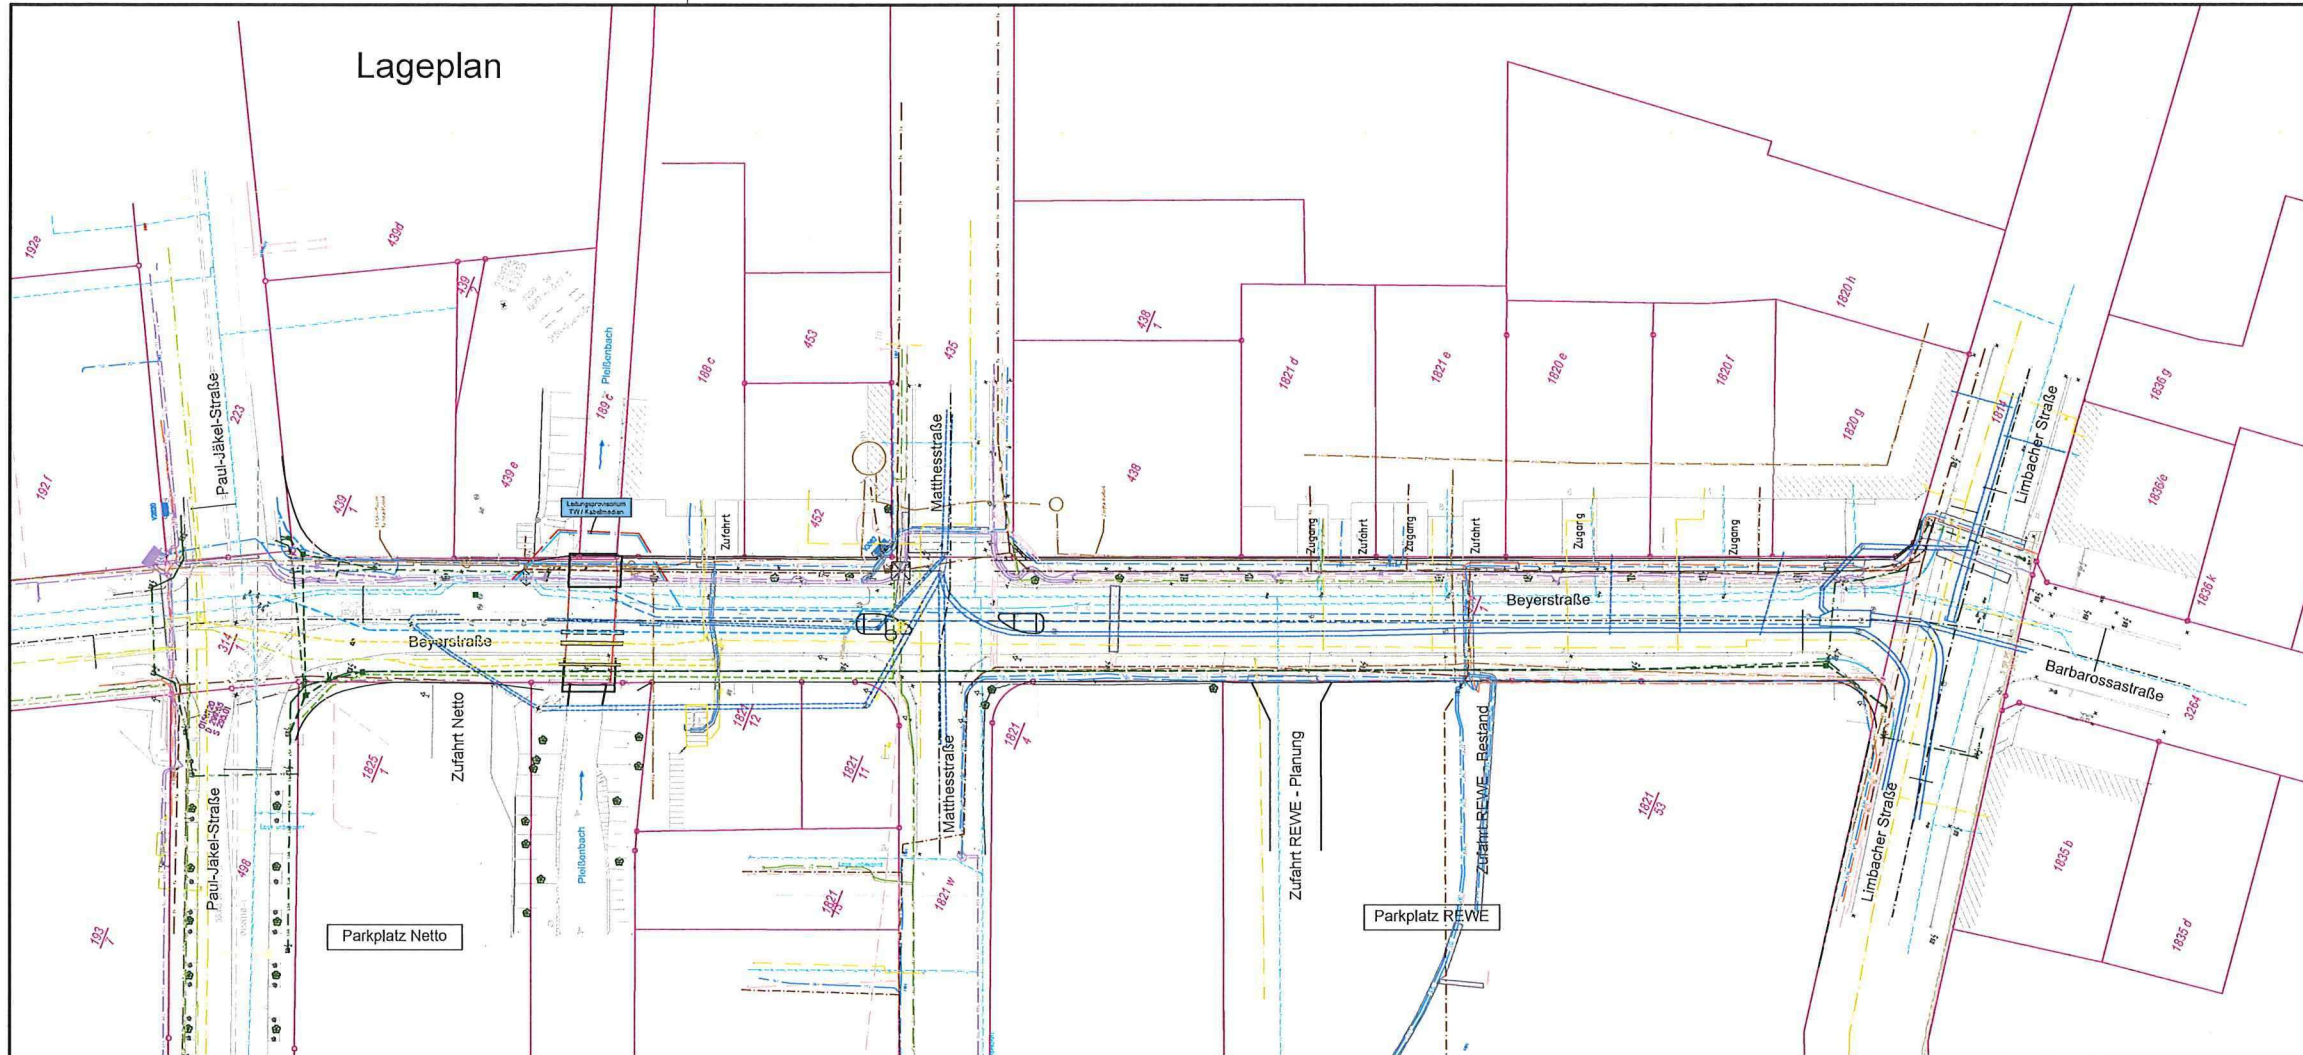

Leitungsbestand:	Planung Leitung:
Abwasser	Trinkwasserleitung
Trinkwasserleitung	Beleuchtung
Trinkwasserleitung a.B.	Elt 1 KV
Beleuchtung	Elt 10 KV
Elt 1 KV	Elt a.B.
Elt 10 KV	Glasfaserkabel
Elt a.B.	Gas a.B.
Glasfaserkabel	Gas HD
Gas a.B.	Kommunikation a.B.
Gas HD	TBA LSA
Kommunikation a.B.	Pyur
TBA LSA	Primacom
Pyur	Telekom
Primacom	Telekom
Telekom	Telekom
erdverlegt	

Entwurfs- und Genehmigungsplanung

Planner:			
Auftraggeber:	Stadtverwaltung Chemnitz TIEFBAUAMT Technisches Rathaus Friedensplatz 1 - Amt 66 09111 Chemnitz Tel.: 0371-489-6601	Unterlage: 4 Blatt-Nr.: 3 Projekt-Nr.: 2017073 Reg.-Nr.:	
Bauvorhaben:	Fahrbahnerneuerung Beyerstraße zwischen Limbacher Straße und Paul-Jäkel-Straße - Koordinierter Leitungsplan -	bearbeitet 09 / 2021 Schröder gezeichnet 09 / 2021 Gorajski geprüft 09 / 2021 Tischer	Datum Name / Signum
Aufgestellt:		Maßstab 1 : 500	
Chemnitz, den		Geprüft:  Jea Jędrzejewska -Abteilungsleiterin-	
Höhenbezug: Lagebezug:	DHHN 2016 ETRS89_UTM33	Genehmigt:  Bernd Gragerzyk -Projektor-	